


SKALA 1: 100/500

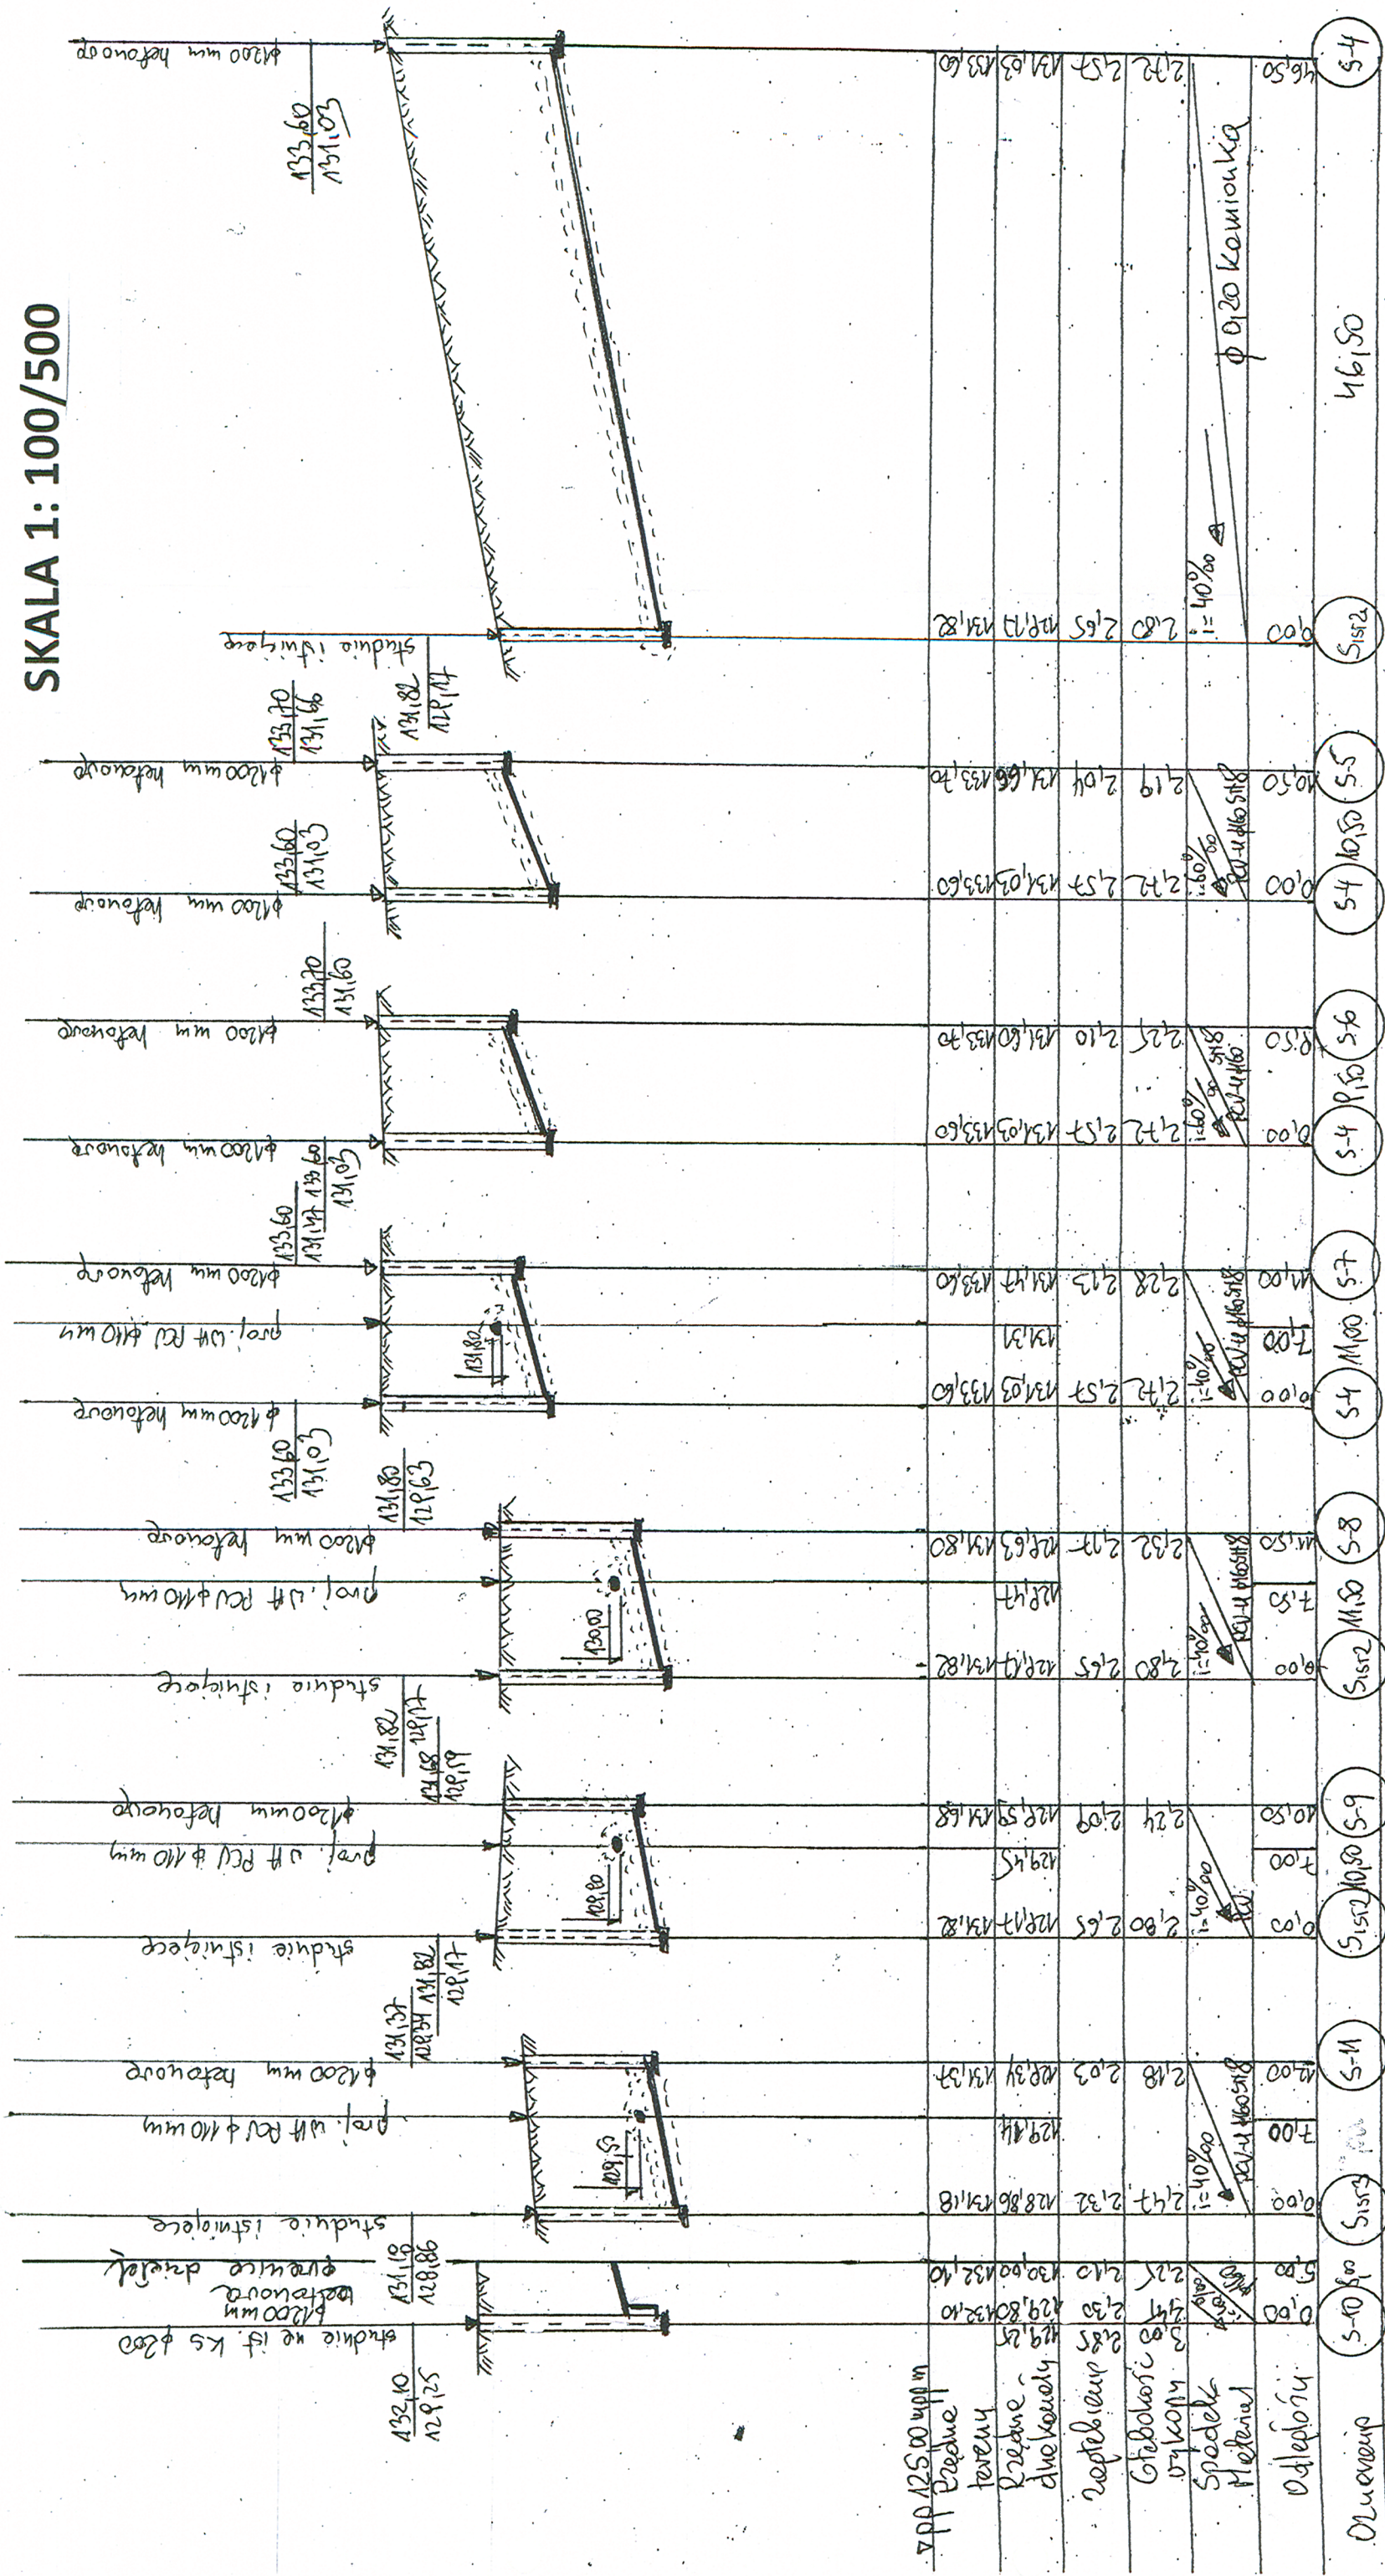

OBIEKT	Sieć wod-kan
ADRES	Ropowo pn. Ropowo
PRZEDMOT RYS.	Profil podłużny kanału sanitarnego
BRANŻA	Sanitarna
ASYSTENT	Tomasz Kadziński
UPR.BUD. SPEC.SANIT	UA-V-7342-5/5791 WK
PROJEKTANT	inż. Aleksander Pocerzenko
TYP R. IN	489/728q
SKALA	1:100/500
data	10.2016
podpis	<i>[Signature]</i>
RYS. NR	4